


Stadt Haiger
Gemarkung Haiger

Stadt Haiger
Gemarkung Sechshelden

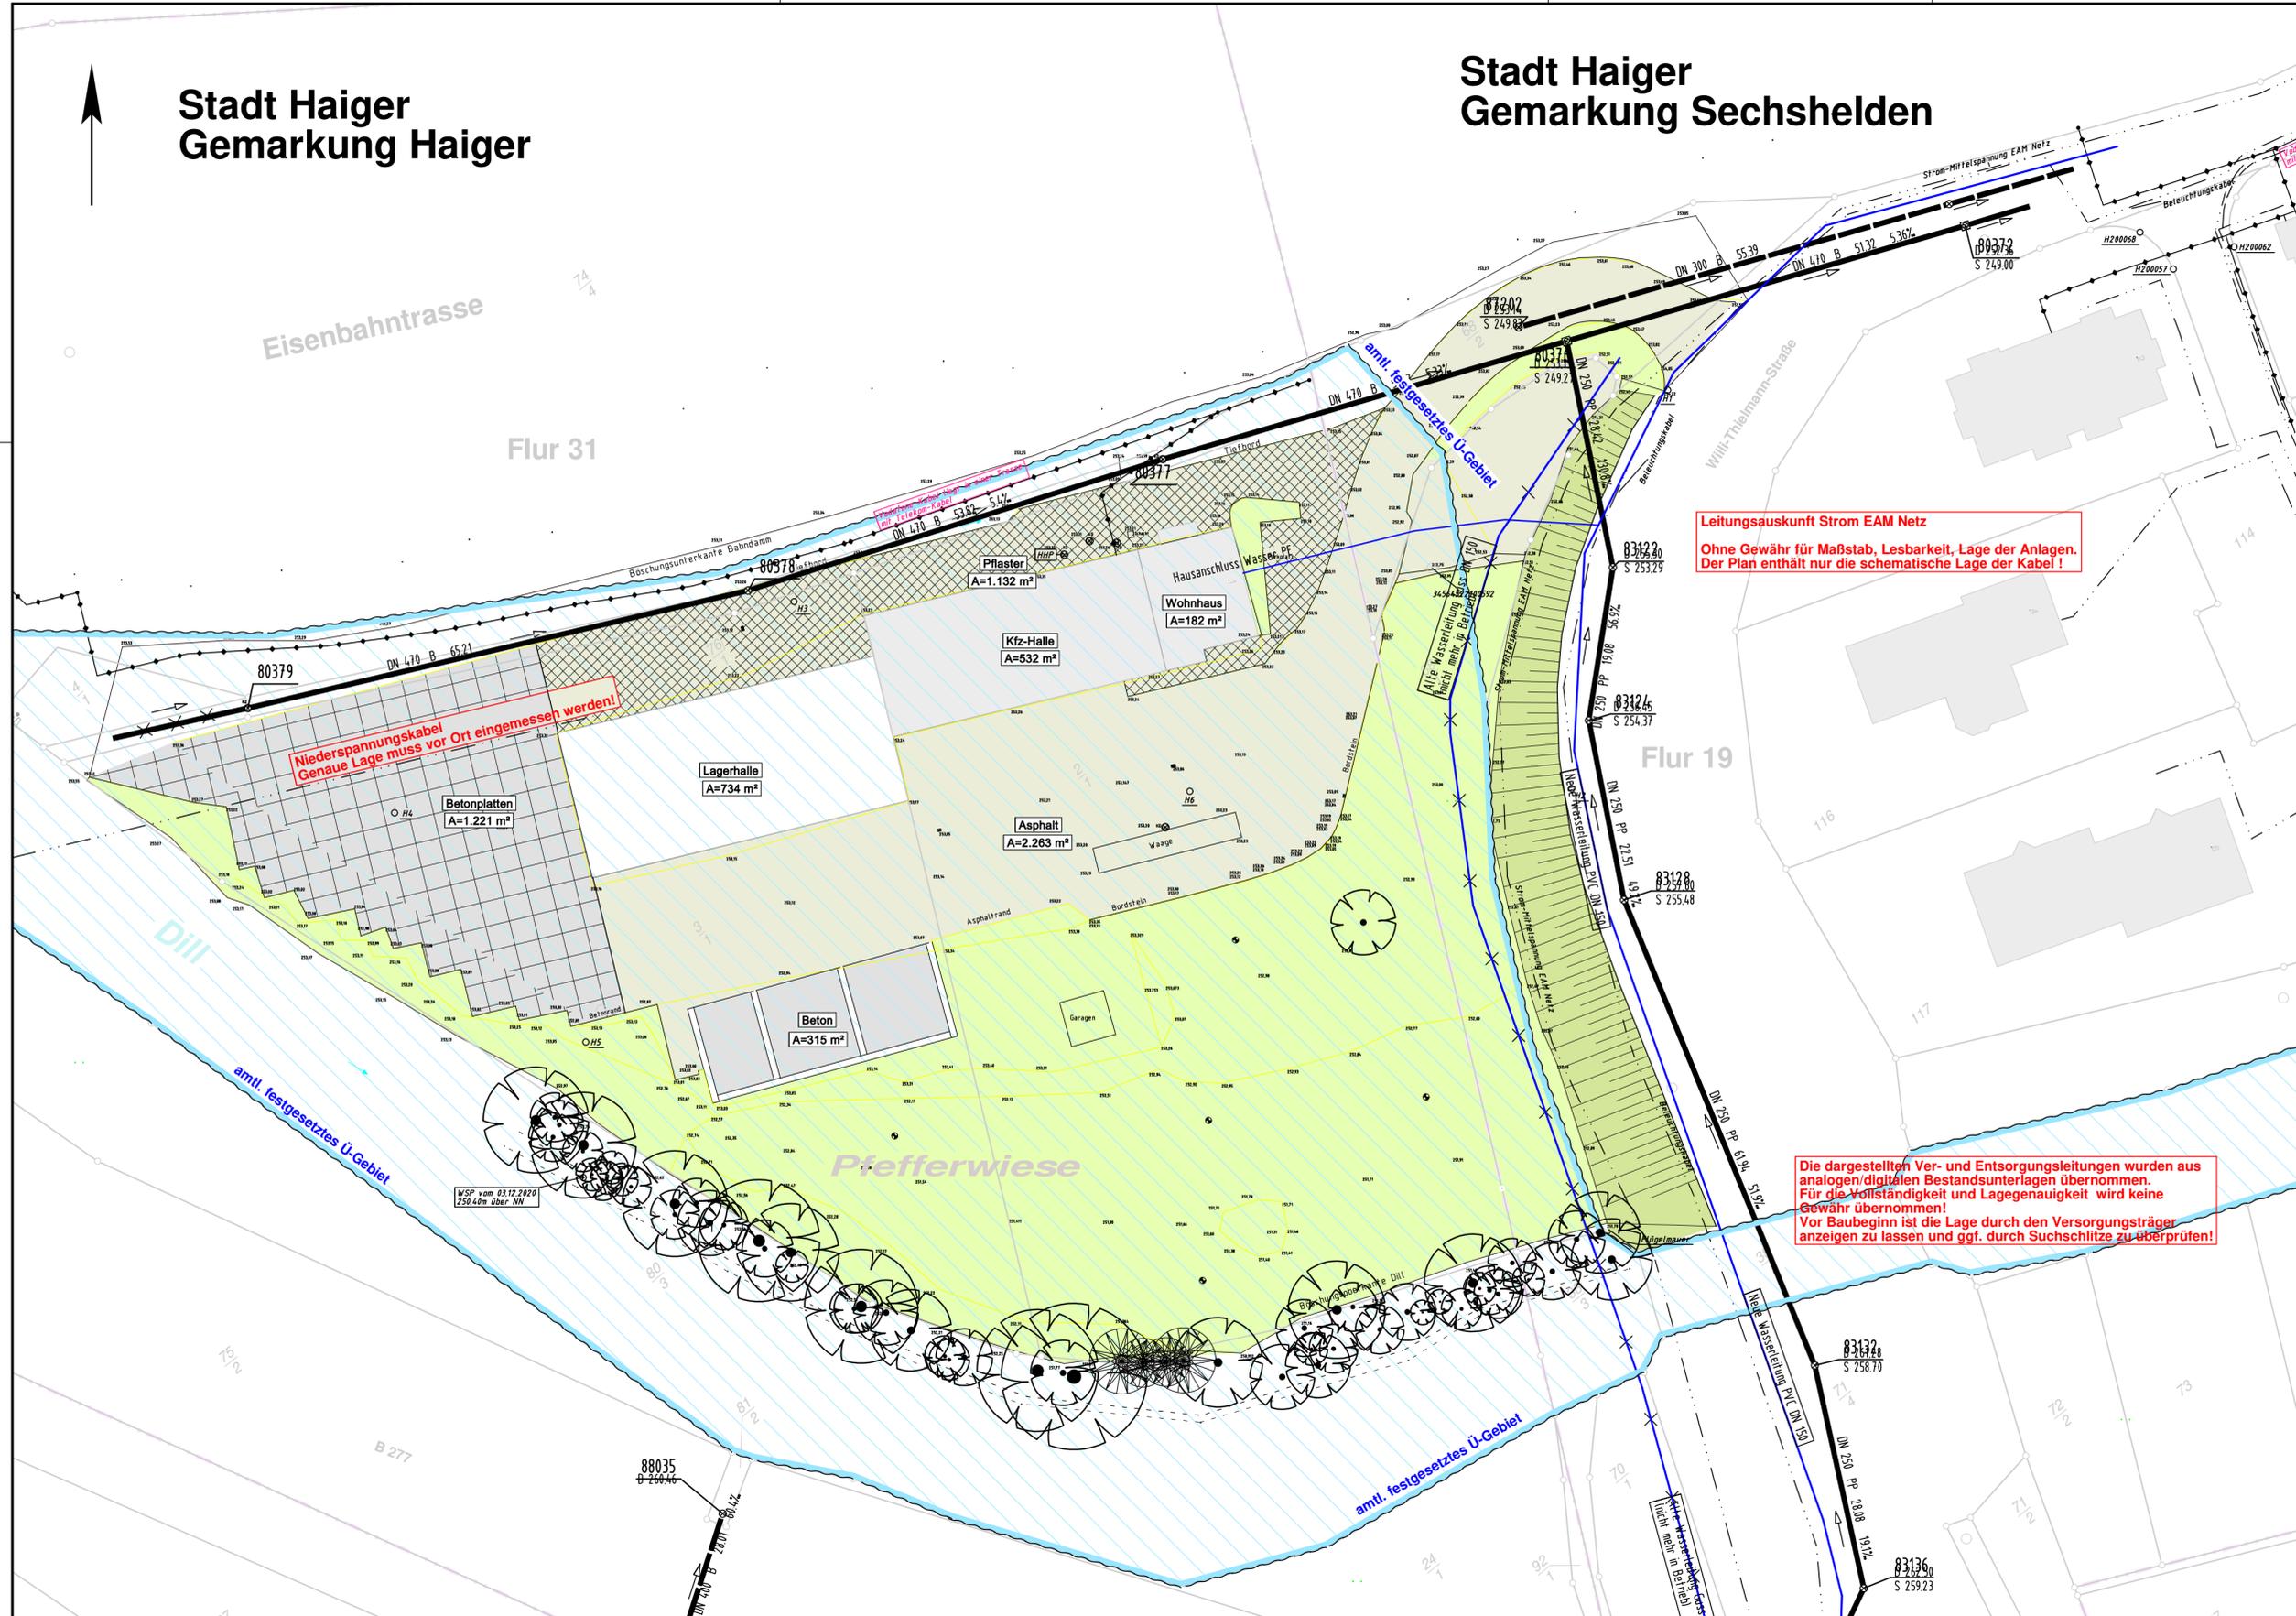

Niederspannungskabel
Genauere Lage muss vor Ort eingemessen werden!

Leitungsauskunft Strom EAM Netz
Ohne Gewähr für Maßstab, Lesbarkeit, Lage der Anlagen.
Der Plan enthält nur die schematische Lage der Kabel!

Die dargestellten Ver- und Entsorgungsleitungen wurden aus analogen/digitalen Bestandsunterlagen übernommen.
Für die Vollständigkeit und Lagegenauigkeit wird keine Gewähr übernommen!
Vor Baubeginn ist die Lage durch den Versorgungsträger anzuzeigen zu lassen und ggf. durch Suchschlitze zu überprüfen!

Zeichenerklärung

- DN 250 - 6.00 - 15.0%
Vorh. Mischwasserkanal
Fließrichtung
- Vorh. Regenwasserkanal
- Vorh. Schmutzwasserkanal
- Vorh. Wasserleitung
- Vorh. Stromversorgungsleitung
- Vorh. Fernmeldeleitung
- amtl. festgesetztes Ü-Gebiet
- vorh. Baum

c			
b			
a			
Nr.	Art der Änderungen	Datum	Zeichen

Projekt-Nr.: 20/3289	Planbezeichnung: Lageplan Bestand
Datum: Febr. 2021	Projektleiter: Heinze CAD: Heinze
Leistungsphase:	Unterlagen-Nr.: 3/2
Vermessung: Zadorozny (Aug. 2016) Ing.-Büro ZH (Dez. 2020)	Maßstab: 1 : 500

Jackel GmbH
Genehmigungsverfahren Retentionsraum und Grundstücksentwässerung

Planverfasser: Ingenieurbüro Zick-Hessler
Im Nordpark 1 • 35435 Wettenberg
T +49 641 / 98441-0
info@zick-hessler.de
www.zick-hessler.de

ZICK-HESSLER INGENIEURE
Infrastruktur | Planung + Management

gez. Hessler
Unterschrift Wettenberg, im Februar 2021

Auftraggeber: Containerdienst Jackel GmbH
Pfeffergrund 1
35708 Haiger

gez. Fünfsinn
Unterschrift Haiger, im Februar 2021